



PROJEKTOWANA WYRZUTNIA KANAŁU
WYRZUTOWEGO INSTALACJI WENTYLACYJNEJ,
KANAŁ WYRZUTOWY OBUJOWANY IZOLACJĄ – WEŁNA
MINERALNA GR.5CM

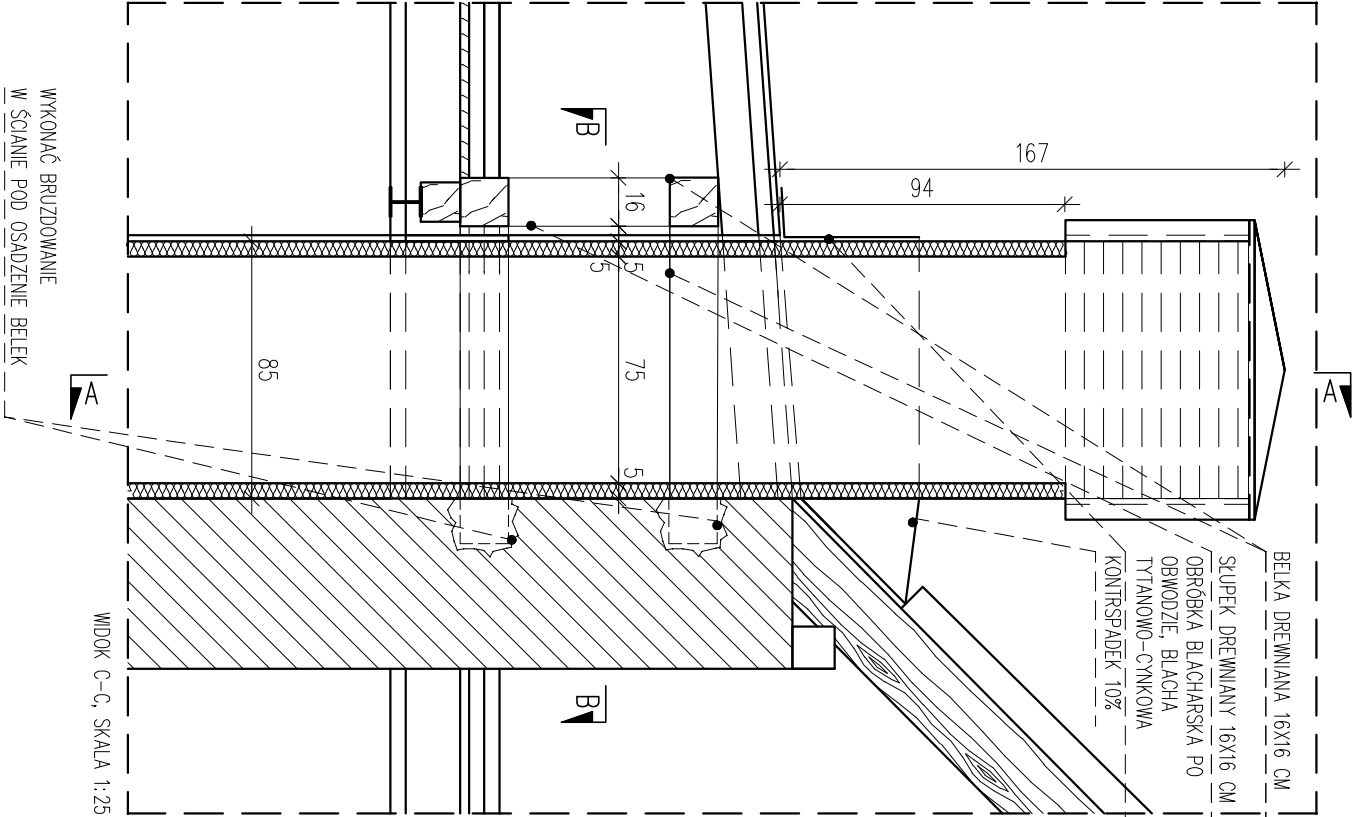


WIDOK C-C, SKALA 1:25

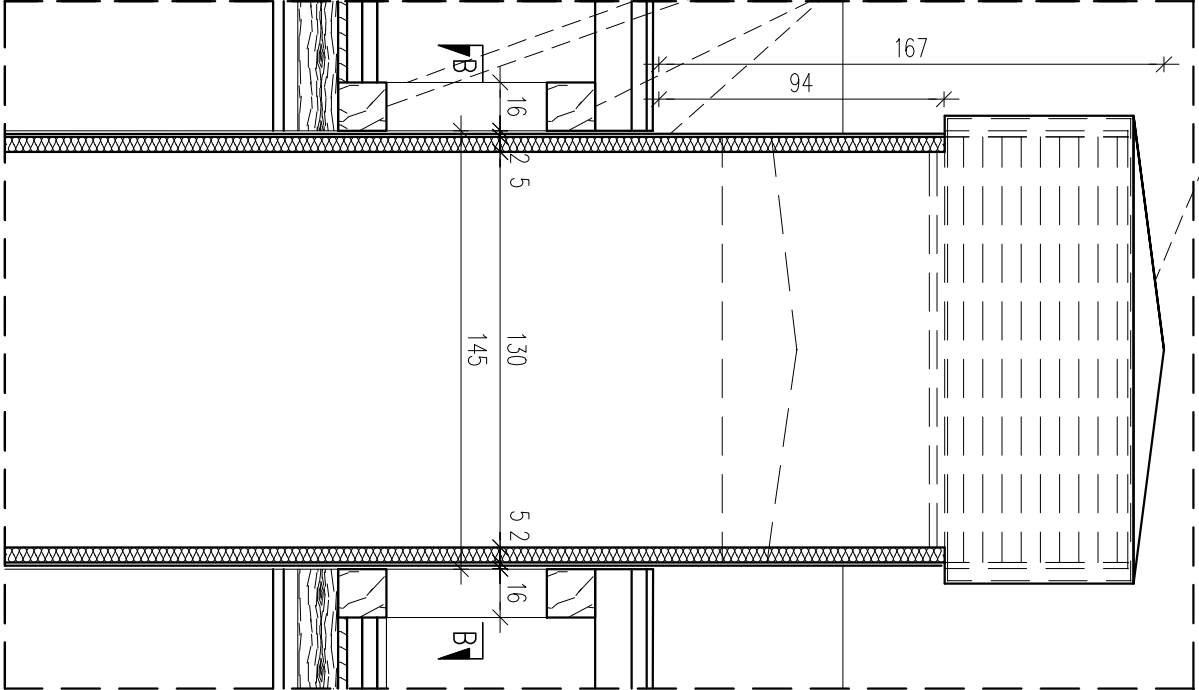

WIDOK A-A, SKALA 1:25

KROKWIĘ KOLIDUJĄCE Z WYKONYWANYM PRZEBIEGIEM W
STROPIE I DACHU NALEŻY DOJĄĆ DO OPOWIEDNIEGO
WYMIARU, NALEŻY ZASTOSOWAĆ WYMIAN W MIEJSCE
USUNIĘTYCH FRAGMENTÓW KROKWI

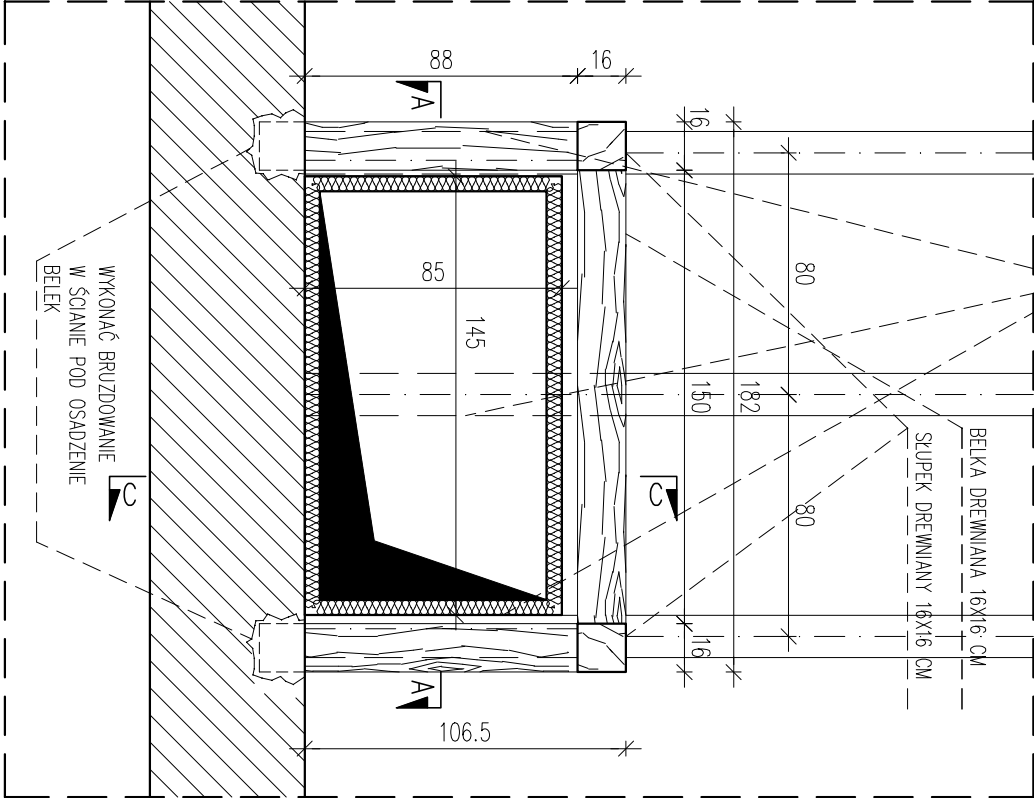

WIDOK B-B, SKALA 1:25

ŁUKASZ SZLEPER PROJEKT
NIP 949 167 36 28 REGON 020378237
ul.Boży Wiatrów 13/3 53-023 Wrocław
tel. 603 950 959 e-mail lukasz@szleper.pl

temat:
Proce konserwatorskie , restauratorskie i
modernizacyjne zabytkowego kościoła
Ewangelicko – Augsburskiego św. Mateusza
w Łodzi oraz podzór autorski nad tymi
pracami.

inwestor: Parafia Ewangelicko – Augsburska
św. Mateusza w Łodzi
ul. Piotrkowska 283, 90 – 457 Łódź

tytuł rys. PROJEKT WYKONAWCZY

DETAL WYRZUTNI DACHOWEJ

branża	PROJEKTANT : mgr inż. arch Łukasz Szleper nr upr. 40/09/D01A	podpis:
ARCHITEKTURA	SPRAWDZAJĄCY : mgr inż. arch. Ewa Szmółkowska nr upr. 13/99/DUW	podpis:
branża	PROJEKTANT : mgr inż. arch Łukasz Szleper nr upr. 69/D05/07	podpis:
KONSTRUKCJE	SPRAWDZAJĄCY : Szleper mgr inż. Piotr nr upr. SLK/1727/PWOK/07	podpis:
	OPRACOWANIE : mgr inż. arch. Patrycja Półka	podpis:
skala rys.	data	nr rys.
1:25	08.2012	A21

UWAGA:
WSZYSTKIE RYSUNKI ROZPATRYWAĆ ŁĄCZNIE Z OPISEM ORAZ
PROJEKTEM INSTALACJI ELEKTRYCZNYCH , SANITARACH I WENTYLACJI
EWENTUALNE WĄTPLIWOŚCI I PROBLEMY ZGŁASZAĆ PROJEKTANTOM