

OŚWIETLENIE TYPU LED W SZCZELINIE SUFITU PODWIESZANEGO
TRANSFORMATOR MOCOWANY DO SPODU WNĘKI SUFITOWEJ

SUFIT PODWIESZANY NA DYSTANSIE 8CM

 

OPRAWY OŚWIETLENIOWE WPUSZCZANE W SUFIT, BIAŁE, DŁ. 34CM

SUFIT I SZCZELINY SUFITOWE MAŁOWAĆ FARBĄ BIAŁĄ RAL 9016

PRZEZNACZONĄ DO POMIESZCZEŃ WILGOTNYCH

PŁYTKI MOCOWAĆ RÓWNIEŻ WE WNĘKACH SUFITOWYCH
WNĘKI SUFITOWE I SUFIT MAŁOWAĆ FARBĄ BIAŁĄ RAL 9016

RZUT SUFITU SKALA 1:25

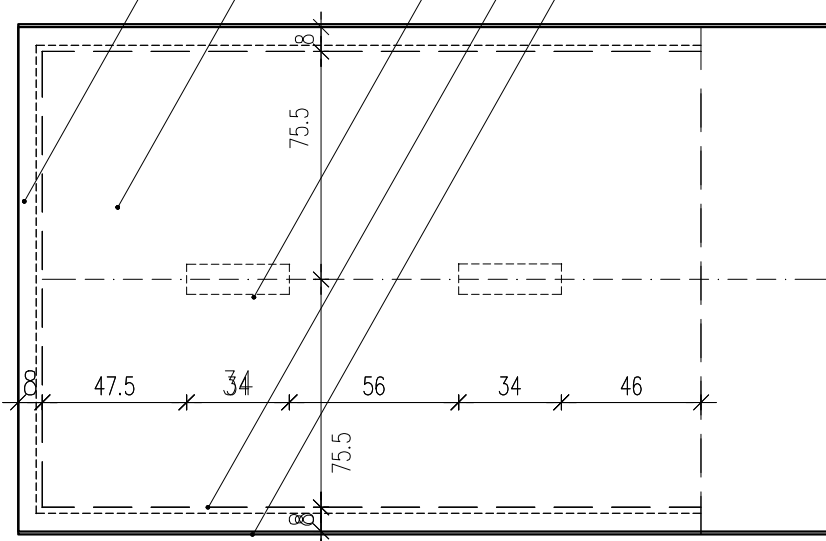

UWAGA:

WSZYSTKIE RYSUNKI ROZPATRYWAĆ ŁĄCZNIE Z OPISEM ORAZ
PROJEKTEM INSTALACJI ELEKTRYCZNYCH, SANITARNYCH I WENTYLACJI
EWENTUALNE WĄTPLIWOŚCI I PROBLEMY ZGŁASZAĆ PROJEKTANTOM



NIP 949 167 36 28 REGON 020378237
ul. Róża Wiatrów 13/3 53-023 Wrocław
tel. 603 950 959 e-mail: lukaszleper@o2.pl

lokalizacja. 90-457 Łódź
ul. Piotrkowska 283
działka nr 62/5

temat.

Prace konserwatorskie, restauratorskie i
modernizacyjne zabytkowego kościoła
Ewangelicko-Augsburskiego św. Mateusza
w Łodzi oraz nadzór autorski nad tymi
pracami.

inwestor. Parafia Ewangelicko-Augsburska
św. Mateusza w Łodzi
ul. Piotrkowska 283, 90-457 Łódź

tytuł rys.

PROJEKT WYKONAWCZY ARANŻACJI WNĘTRZA ŁAZIENKI
RZUT SUFITU

branża

ARCHITEKTURA

PROJEKTANT :
mgr inż. arch. Łukasz Szleper
nr upr. 40/09/D01A

podpis:

SPRAWDZAJĄCY : mgr inż.
arch. Ewa Smolakowska
nr upr. 13/99/DUW

podpis:

branża

KONSTRUKCJE

PROJEKTANT :
mgr inż. arch. Łukasz Szleper
nr upr. 69/D0S/07

podpis:

SPRAWDZAJĄCY :
mgr inż. Piotr Szleper
nr upr. SLK/1727/PWOK/07

podpis:

OPRACOWANIE :
mgr inż. arch. Patrycja Pełka

podpis:

skala rys.

1:25

data

08.2012

nr rys.

A31